


POMIESZCZENIE DO MASAŻU MANUALNEGO
skala 1:50

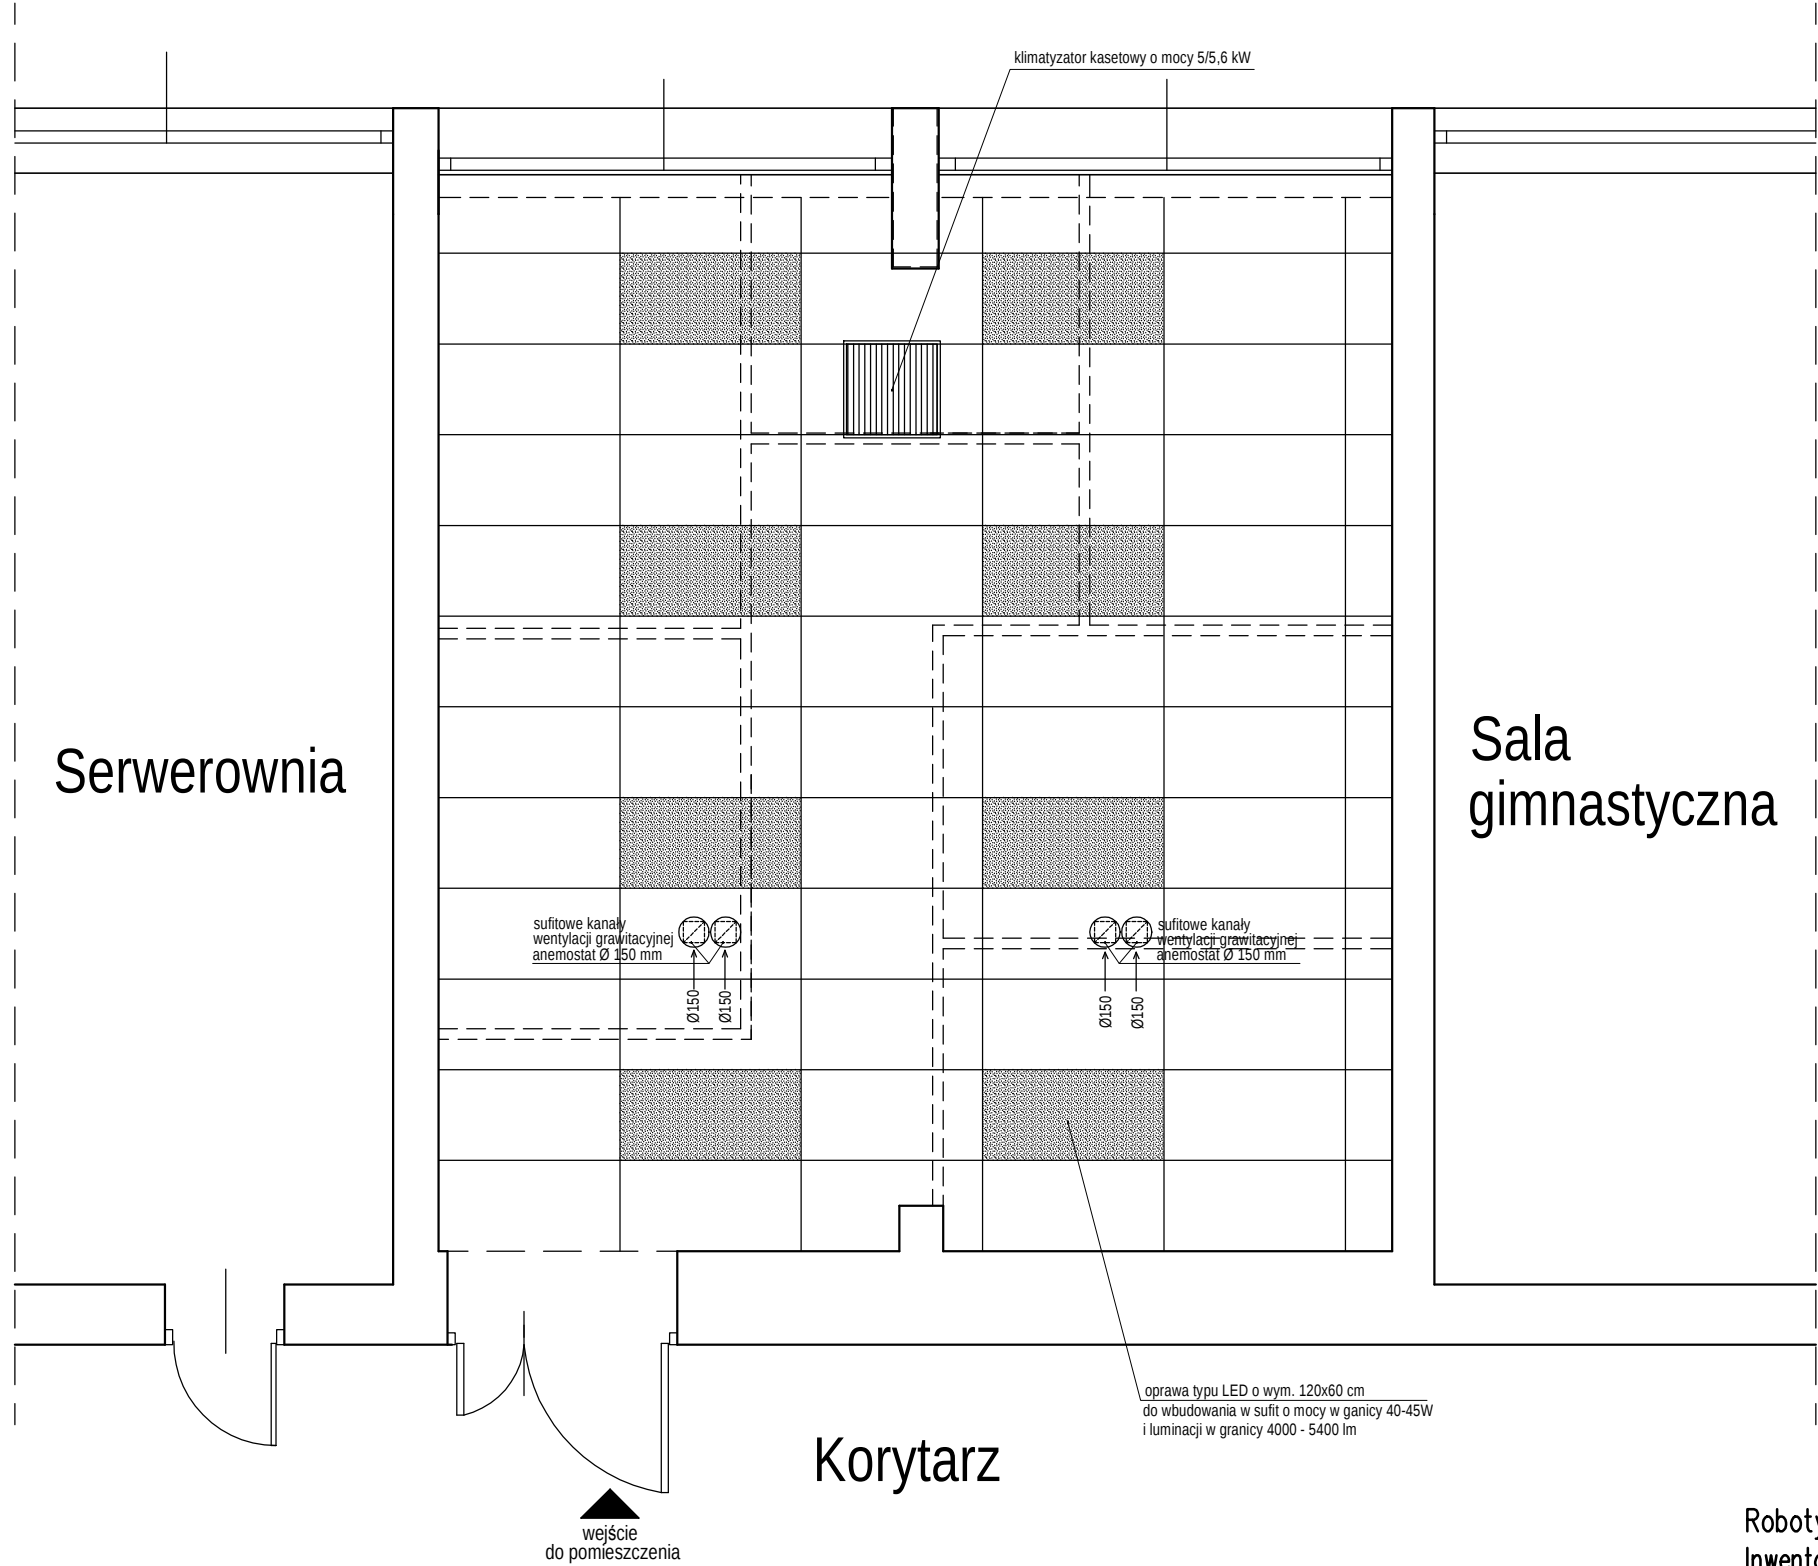

Układ sufitu podwieszonego kasetonowego 120x60 cm - pow. 44,65 m²
Rozmieszczenie opraw sufitowych typu LED o wym. 120x60 cm - 8 szt.

Roboty Ogólnobudowlane, Nadzór i Kierowanie Budowami, Inwentaryzacje Budowlane, Kosztorysowanie Robót Budowlanych STEFAN JAKUBOWSKI, 58-506 Jelenia Góra, ul. Kiepy 67/17, tel. 602-659-984				
inwestor	SP ZOZ Sanatorium Uzdrawiskowe MSWiA "Agat" w Jeleniej Górze, 58-560 Jelenia Góra, ul. Cervi 14			
Obiekt	Remont pomieszczenia do masażu manualnego zlokalizowanego na parterze budynku Sanatorium			
Tytuł rys.	UKŁAD SUFITU PODWIESZONEGO Z OŚWIETLENIEM LED KLIMATYZATOREM I WENTYLACJĄ GRAWITACYJNĄ			Stadium PW Branża ARCH.
Opracował:	techn. bud. STEFAN JAKUBOWSKI	Nr ewid. upr. Nr upr. 2002/89	podpis	Skala: 1: 50 data 08.2023 nr rys./łódź
				A-2